


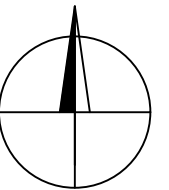
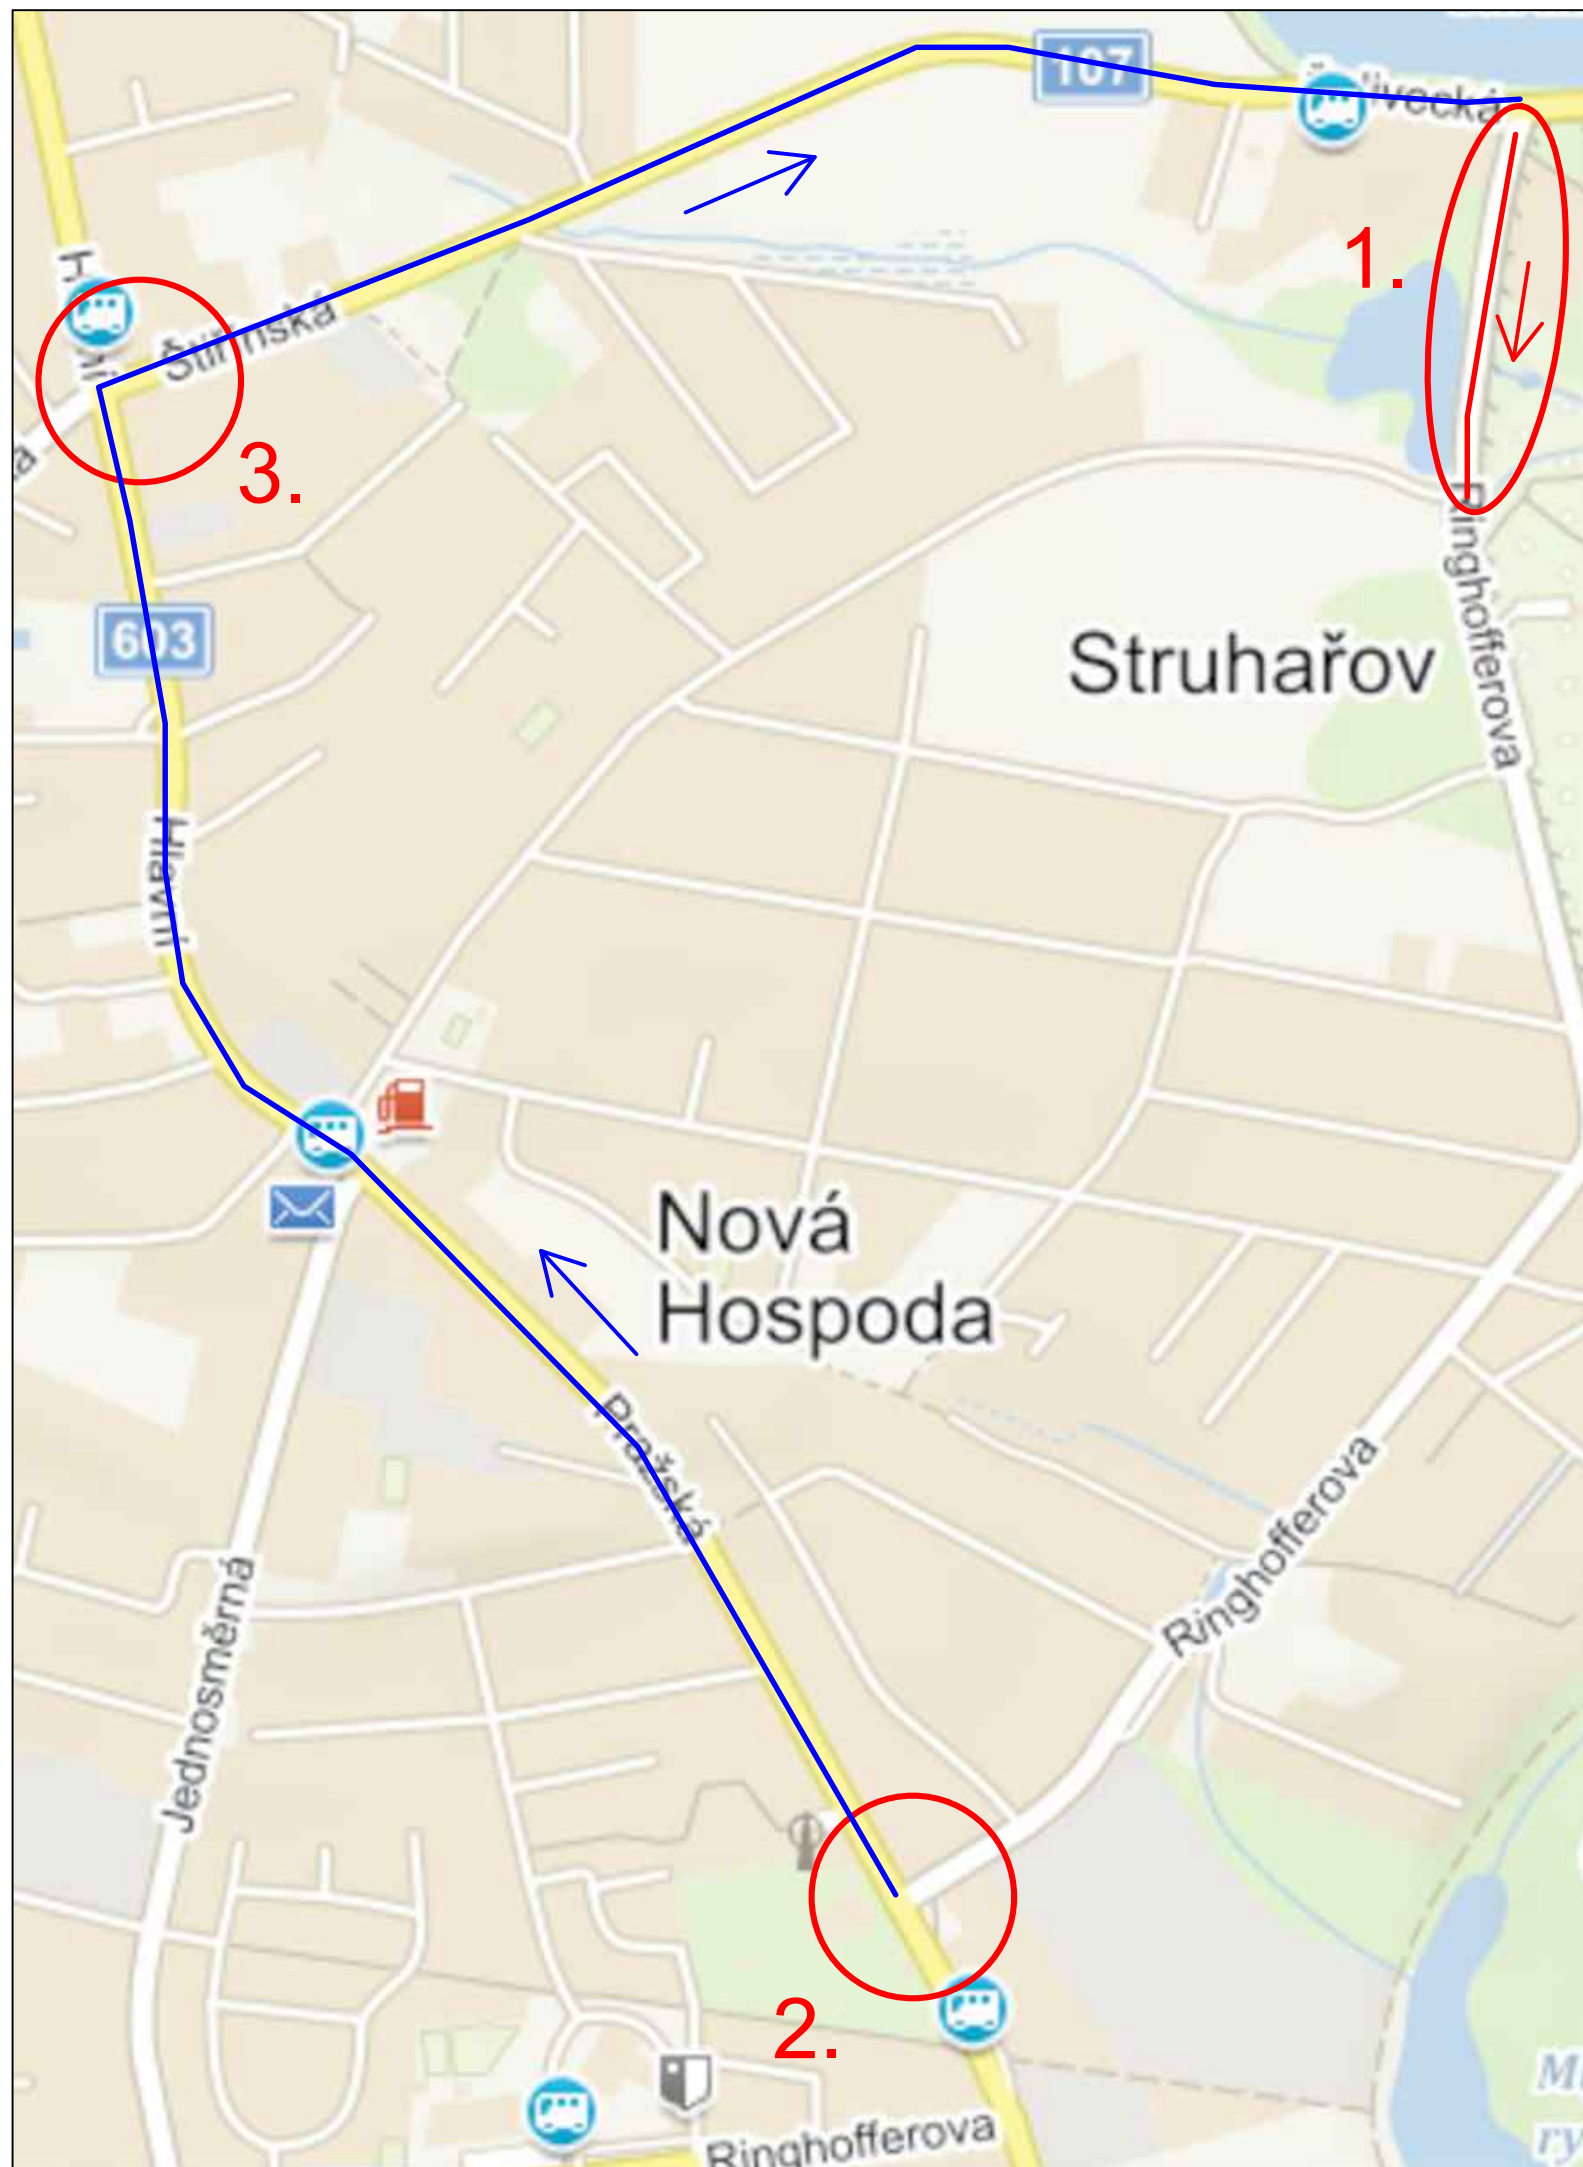


LEGENDA

-  KOMUNIKACE S OMEZENÍM PROVOZU
-  KOMUNIKACE S OMEZENÍM
-  SMĚR PROVOZU



SOUŘADNICOVÝ SYSTÉM : JTSK
 VÝŠKOVÝ SYSTÉM : Balt p.v.

<p>PPU spol. s.r.o. INŽENÝRSKÝ ATELIER PORADENSTVÍ - PROJEKCE - URBANISMUS VYŽLOVSKÁ 2243 / 36, 100 00 PRAHA 10</p>	<p>DOPRAVA, KOMUNIKACE, TERÉNNÍ ÚPRAVY INŽENÝRSKÉ SÍTĚ, TECHNICKÁ INFRASTRUKTURA ŽIVOTNÍ PROSTŘEDÍ, HLUK, EXHALACE POČÍTAČOVÉ ZPRACOVÁNÍ, PLOTROVÁNÍ</p>	<p>ZÁPIS V OBCHODNÍM REJSTŘÍKU U MĚSTSKÉHO SOUDU V PRAZE, ODDÍL C, Č.V.LOŽKY 20939, IČ 49613481</p>
---	---	--

VYPRACOVAL: ADAM PATŘIČNÝ	Kontroloval: ING. JIŘÍ MANTLÍK
ODP.PROJEKTANT SPEC.: ING. TOMÁŠ VEJRAŽKA	ŠÉFPROJEKTANT STAVBY: ING. TOMÁŠ VEJRAŽKA

STAVBA: OBNOVENÍ PROVOZU NA HRÁZY KŘÍŽOVSKÉHO RYBNÍKA UL. RINGHOFFEROVA, KAMENICE VÝKRES: PŘEHLEDNÁ SITUACE OBJEDNAVATEL: OBEC KAMENICE	PROFESE: DOPRAVA	ČÁST
	STUPEŇ PD: DIO	-
	FORMÁTY A4: -	Č.PŘÍLOHY
	MĚŘÍTKO: 1 : 20 000	2
Zak.č.: .	DATUM: 05 / 2021	